


給水装置場所	東員町大字山田1600
装置所有者	東員 太郎
指定給水装置工事業者	東員水道株式会社


設計図 ・ 完成図
工事種別
新設 改造 その他

【位置図】 縮尺: 1/3000


住宅地図等を活用

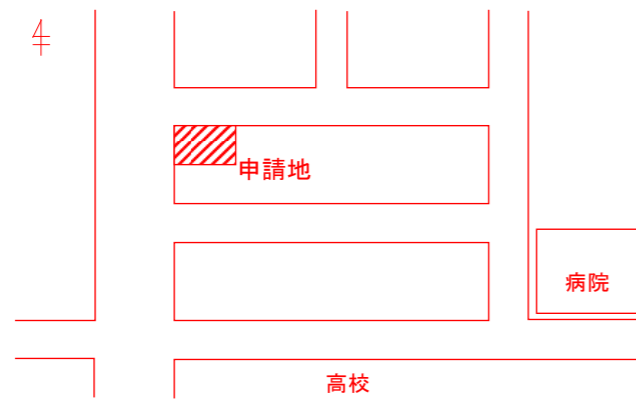


【平面図】 縮尺: 1/200

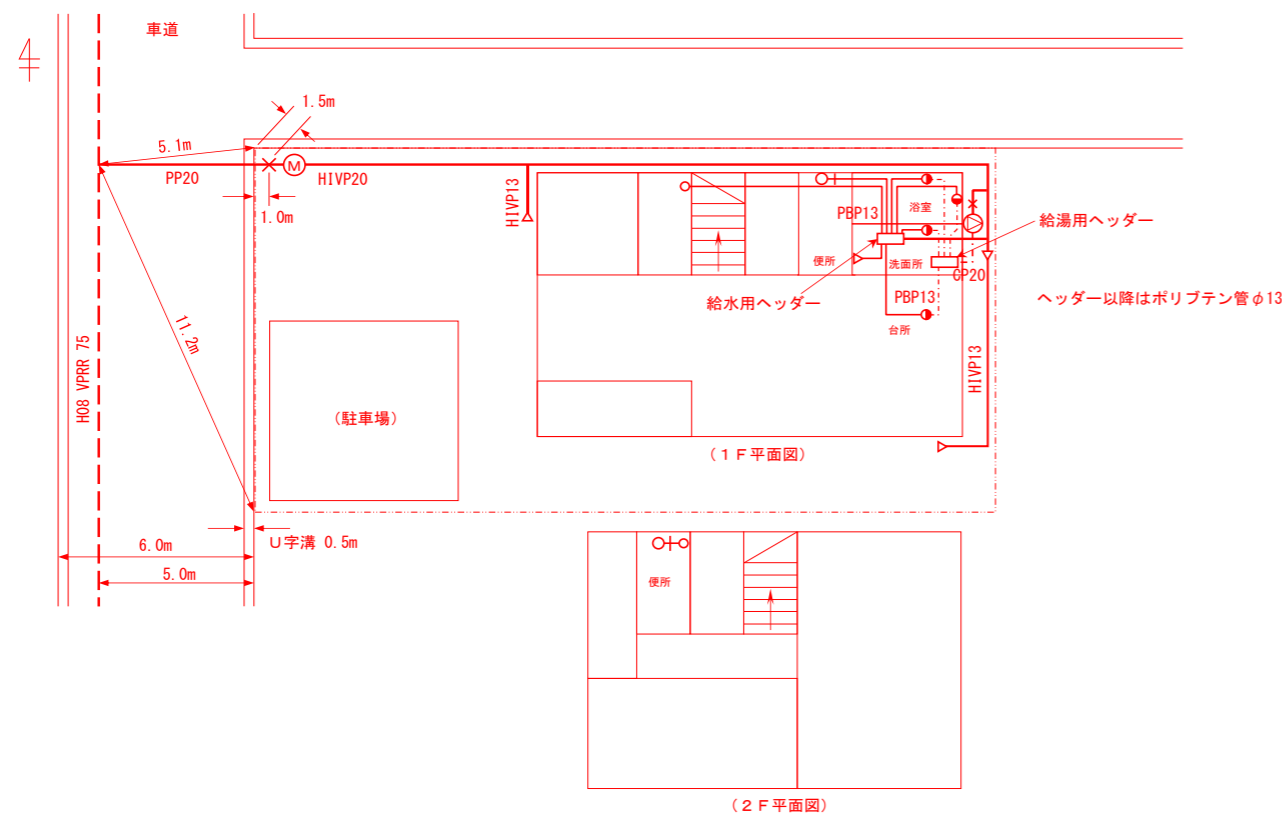

【横断面図(公道部)】 縮尺: 1/100程度

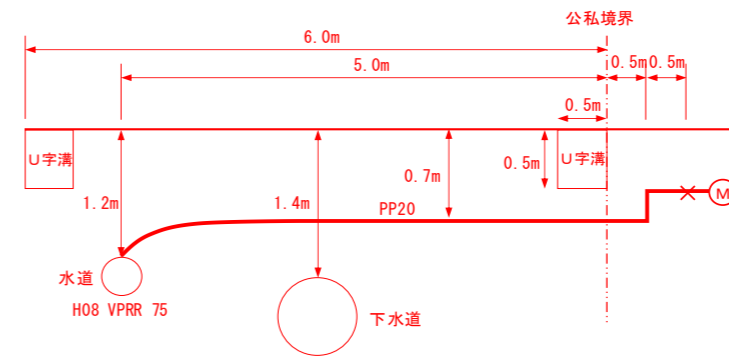

【立面図】

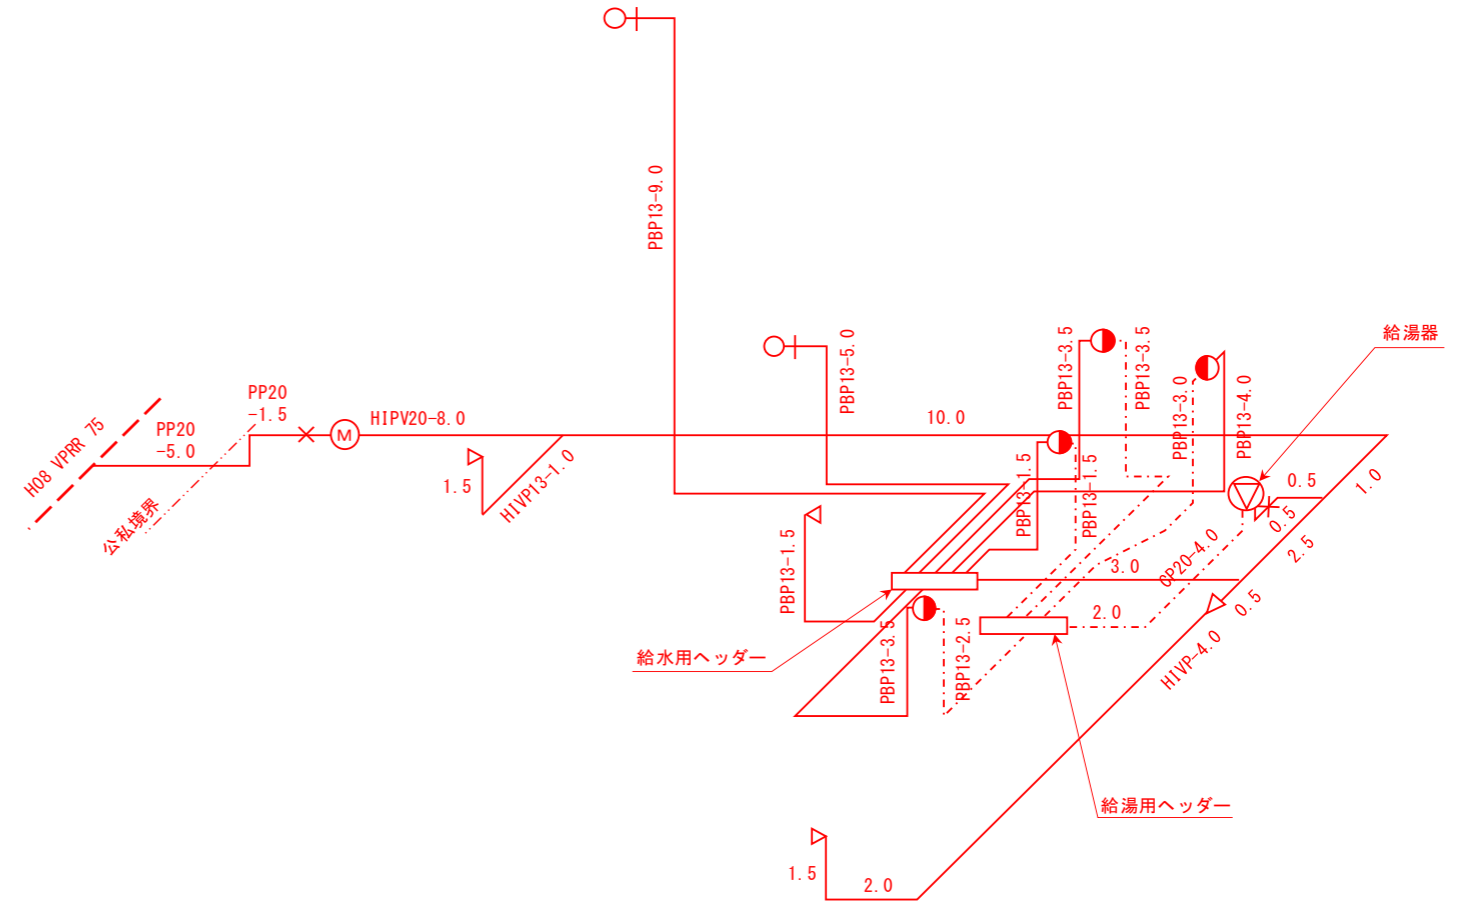

＜主任技術者による工事検査＞

給水材料が「給水装置の構造及び材質の基準に関する省令」の性能基準に適合している。

耐圧試験(1.75Mpaで1分以上)で漏水及び抜け、その他異常が無い。

水質試験により残留塩素(0.1mg/L以上)がある。

チェック欄

図面の作成にあたっては、東員町給水装置工事技術基準に従い明確、かつ、容易に理解できるものとする。

給水装置工事主任技術者

東員 一郎

印

設計注意事項

- ・給水装置工事技術指針を参考にわかりやすく記入
- ・敷地の外枠を必ず記入
- ・管種、口径、延長をわかりやすく記入
- ・配水管から新設等で取り出す場合は、以下のことを明確に記入すること。
 - ①分水箇所がわかるように、付近にある水道設備(仕切弁筐・消火栓筐)からの距離を記入